


NAVE PRINCIPAL
PLANTA BAJA

LEYENDA			
SIMBOLOGÍA	DESIGNACIÓN	SIMBOLOGÍA	DESIGNACIÓN
	LUMINARIA DE EMERGENCIA		CENTRAL DE DET. DE INCENDIOS
	DETECTOR DE INCENDIOS		CUADRO GRAL. CORTE ELECT.
	EXTINTOR DE CO2		PULSADOR MANUAL DE ALARMA
	EXTINTOR DE POLVO ABC		DESCARGA MANUAL SBT, EXTING.
	BRUMA ACUSTICA		CUADRO ELECTRICO
	SALIDA DE EMERGENCIA		BOCA DE INCENDIOS EQUIPADA
	SALIDA		BUCHA DE EMERGENCIA
	DIRECCION DE SALIDA		LAVAJOS DE EMERGENCIA
	Nº DE ACCESO AL EDIFICIO		RESEDO ELECTRICO
	Nº ESCALERA DE EVACUACION		ESCALERA DE EVACUACION
	SALIDA DE PLANTA		SECTOR DE INCENDIOS
	SENIOR DE EVACUACION		

	LOGIFASHION SUBSECTOR: PLAN DE AUTOPROTECCIÓN		PLANO Nº: 03
			PLANTA: NAVE 1 (BAJA)
FECHA: Julio 2015	EDIFICIO: LOGIFASHION CABANILLAS	Peligro Industrial F+G Calle Maribonoyes s/n (Carretera del Campo (Logifashion))	ESCALA: 1/300
DOCUMENTO: Plan de Autoprotección	PLANOS: MEIOS TÉCNICOS DE PROTECCIÓN Y EVACUACIÓN	ESCALA GRÁFICA:	
ESCALA 1 : 300			ESCALA 1 : 300


NAVE PRINCIPAL ALTILLO

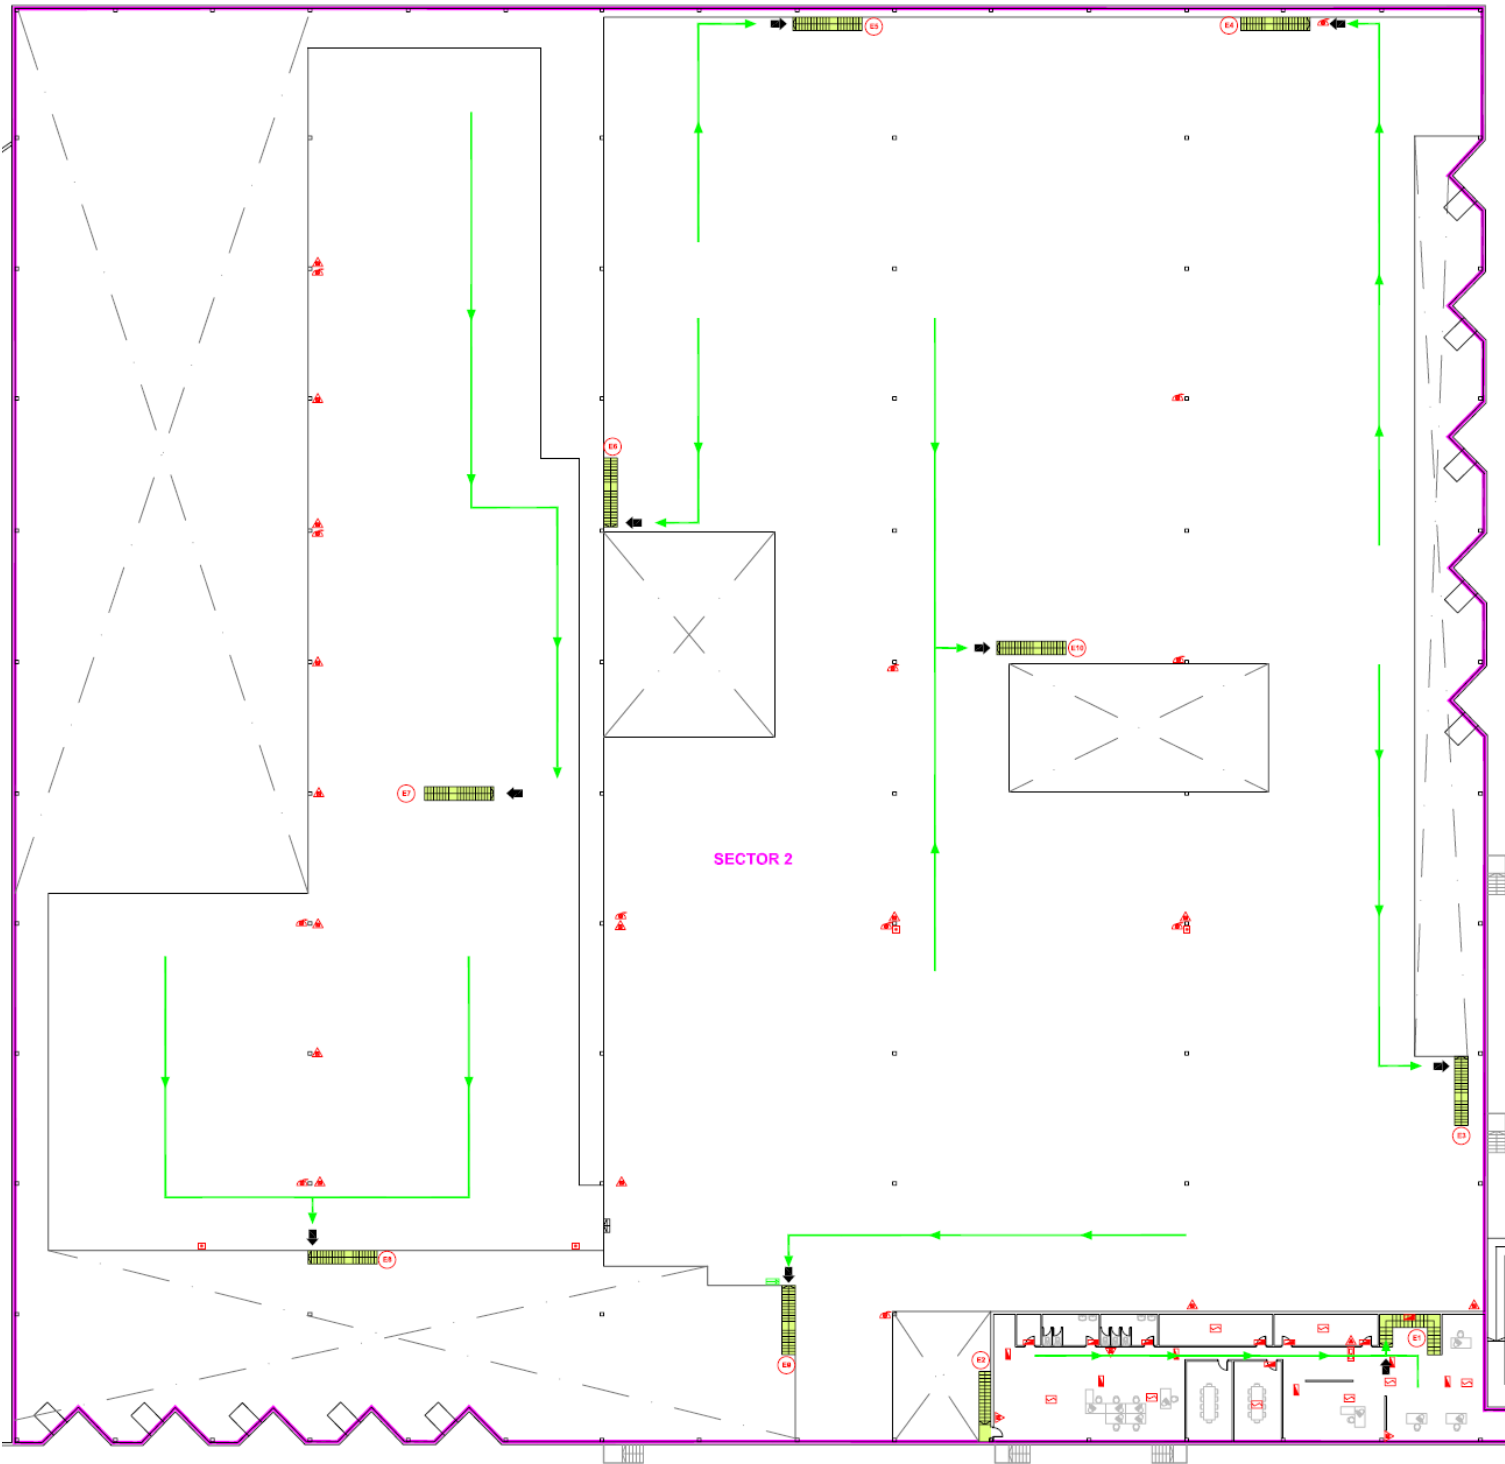

LEYENDA			
SIMBOLOGÍA	DESIGNACIÓN	SIMBOLOGÍA	DESIGNACIÓN
	LUMINARIA DE EMERGENCIA		CENTRAL DE DET. DE INCENDIOS
	DETECTOR DE INCENDIOS		CUADRO GRAL. CORTE ELÉCT.
	EXTINTOR DE CO2		PULSADOR MANUAL DE ALARMA
	EXTINTOR DE POLVO ABC		DESCARGA MANUAL SEPT. EXTINCL.
	BIENA ACÚSTICA		CUADRO ELÉCTRICO
	SALIDA DE EMERGENCIA		BOCA DE INCENDIOS EQUIPADA
	SALIDA		DUCHA DE EMERGENCIA
	DIRECCIÓN DE SALIDA		LAVAJOS DE EMERGENCIA
	Nº ESCALERA DE EVACUACIÓN		RESERVOIRIO ELÉCTRICO
	ESCALERA DE EVACUACIÓN		SALIDA DE PLANTA
	SECTOR DE INCENDIOS		SENTERO DE EVACUACIÓN

	LOGISFASHION <small>EXISTENTE</small> PLAN DE AUTOPROTECCIÓN		04 <small>PLANO P-2</small> PLANTA NAVE 1 (ALTILLO) <small>Planta industrial P-2 Calle Malabuyesa s/n Cabanillas del Campo (Madrid)</small>
	<small>FECHA:</small> Julio 2015 <small>DOCUMENTO:</small> Plan de Autoprotección	<small>ENTIDAD:</small> LOGISFASHION CABANILLAS <small>EMPLAZAMIENTO:</small> Cabanillas del Campo (Madrid) <small>PLANO:</small> MEDIOS TÉCNICOS DE PROTECCIÓN Y EVACUACIÓN <small>ESCALA:</small> 1/300	<small>ESCALA IMPRIMIR:</small> ESCALA 1 : 300


AMPLIACION PLANTA BAJA

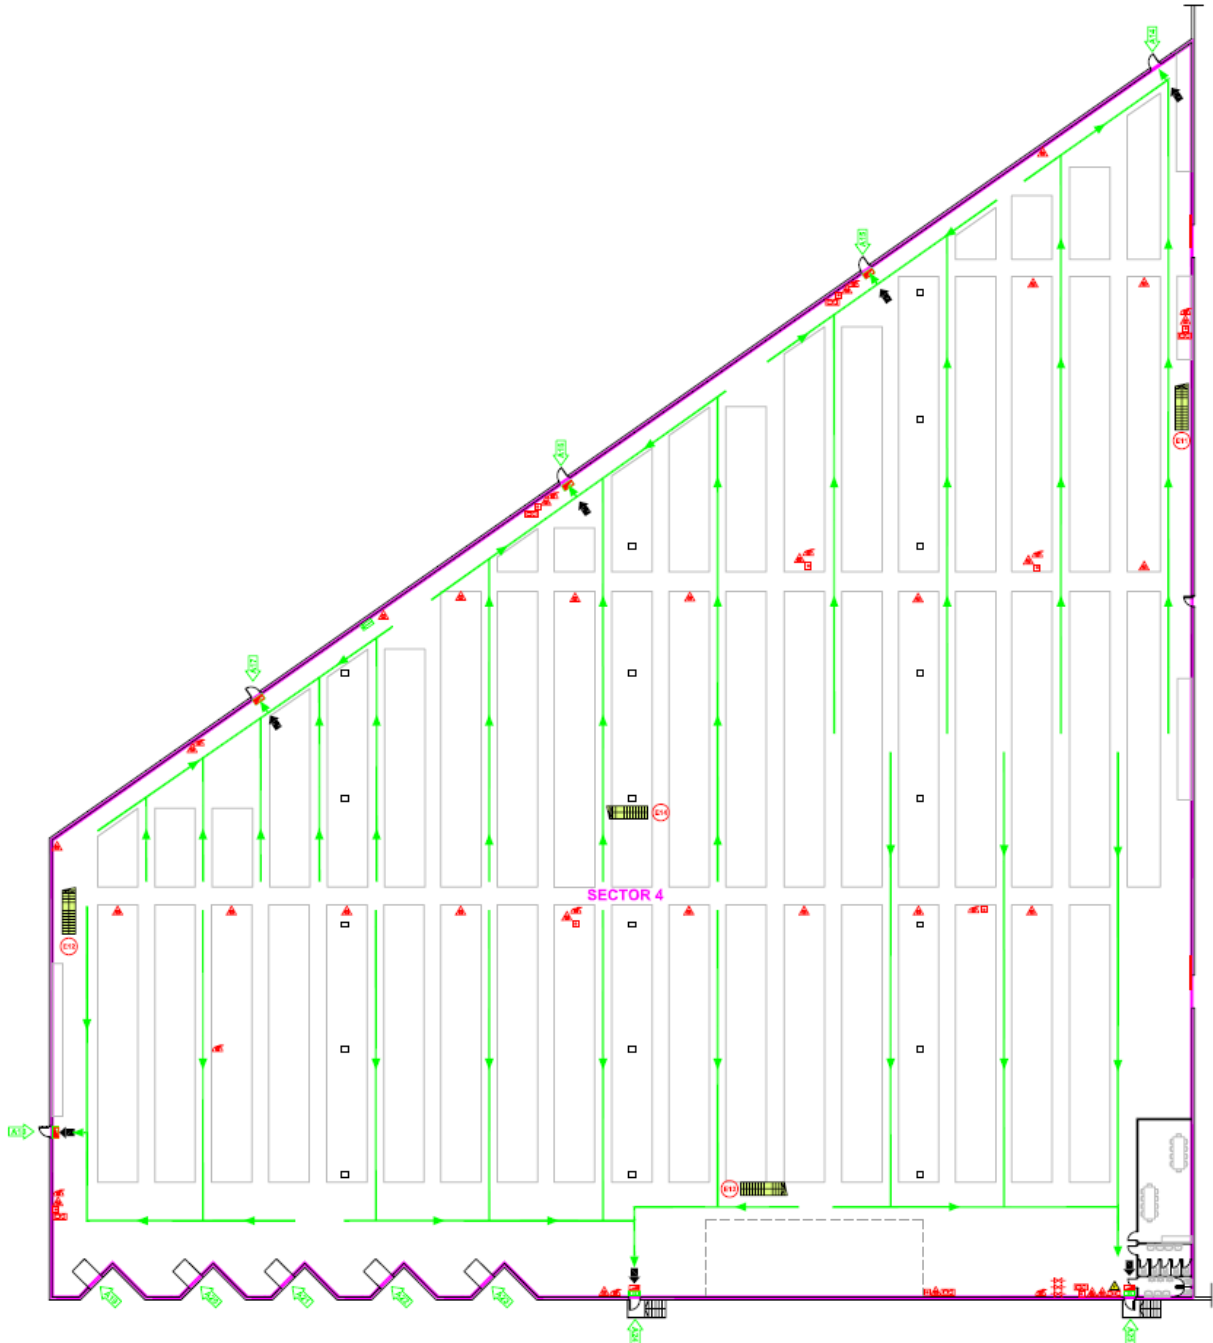

LEYENDA		LEYENDA	
Simbología	Descripción	Simbología	Descripción
	SEÑALIZACION DE EMERGENCIA		CENTRAL DE EXT. DE INCENDIOS
	DETECTOR DE INCENDIOS		CUADRO ON-OFF-CORTE ELECT.
	EXTINTOR DE CO2		PULVIDERIZADOR MANUAL DE ALAMBRA
	EXTINTOR DE POLVO ABC		SECCION MANUA DE EXTINTOR
	ORINA ACUSTICA		CUADRO ELECTROD.
	BAJADA DE EMERGENCIA		BODA DE INCENDIOS RORPONA
	SALIDA		PUERTA DE EMERGENCIA
	ENTRADA DE SALIDA		LAVABOS EN EMERGENCIA
	Nº DE ACCESO AL ENTRADA		ARRIADO ELECTROD.
	Nº ESCALERA DE EVACUACION		ESCALERA DE EVACUACION
	SALA DE PLANTA		SECTOR DE EMERGENCIAS
	MANEJO DE EVACUACION		

LOGISFASHION			
PROYECTO			
PLAN DE AUTOPROTECCIÓN			
FECHA: Julio 2015	OFICINA: LOGISFASHION CABANILLAS	PLANO Nº: 05	
DOCUMENTO: Plan de Autoprotección	EMPLAZAMIENTO: Polígono Industrial Pa Calle Maganeros sin Calarbas del Campo (Cabanillas)	PLANTA: NAVE 2 (BAJA)	
	PLANO: MEDIOS TÉCNICOS DE PROTECCIÓN Y EVACUACIÓN	ESCALA: 1/300	
ESCALA GRÁFICA: ESCALA 1 : 300		0 5 10 15 20 25 30 m	

**AMPLIACION
ALTILLO**

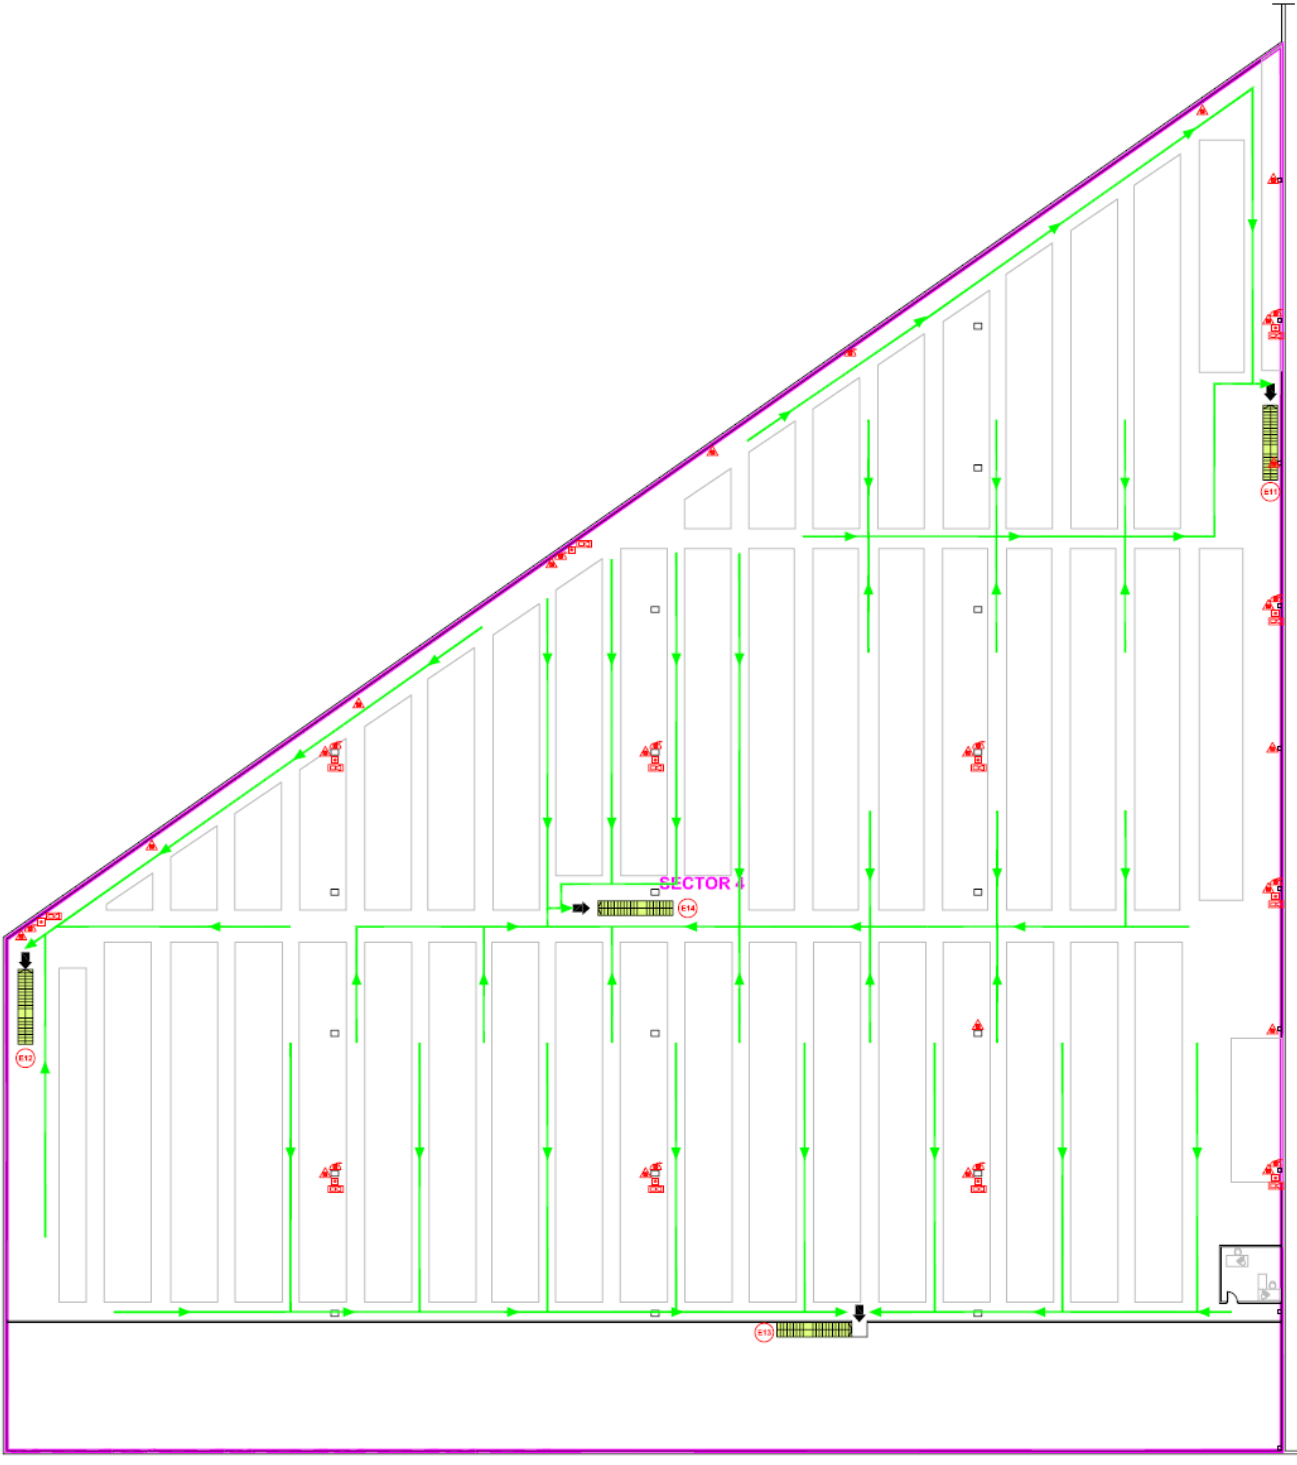

SÍMBOLO/A	DENOMINACIÓN	SÍMBOLO/A	DENOMINACIÓN
	LUMINARIA DE EMERGENCIA		CENTRAL DE DET. DE INCENDIOS
	DETECTOR DE INCENDIOS		CUADRO GRAL. CORTE ELÉCT.
	EXTINTOR DE CO2		PULSADOR MANUAL DE ALARMA
	EXTINTOR DE POLVO ABC		DESCARGA MANUAL SIST. EXTINC.
	BIENIA ACÚSTICA		CUADRO ELÉCTRICO
	SALIDA DE EMERGENCIA		BOCA DE INCENDIOS EQUIPADA
	SALIDA		DUCHA DE EMERGENCIA
	DIRECCIÓN DE SALIDA		LAVAJOS DE EMERGENCIA
	Nº ESCALERA DE EVACUACIÓN		REBDO ELÉCTRICO
	ESCALERA DE EVACUACIÓN		SALIDA DE PLANTA
	SECTOR DE INCENDIOS		SENTIDO DE EVACUACIÓN

	LOGISFASHION PROYECTO PLAN DE AUTOPROTECCIÓN		
	FECHA: Julio 2015	EDIFICIO: LOGISFASHION CABANILLAS	
DOCUMENTO: Plan de Autoprotección	EMPLAZAMIENTO: Polígono Industrial P-5 Calle Fitzburgoyes s/n Cabanillas del Campo (Guadalajara)		PLANTA: NAVE 2 (ALTILLO)
	PLANO: MEDIOS TÉCNICOS DE PROTECCIÓN Y EVACUACIÓN		ESCALA: 1/300
ESCALA GRÁFICA: ESCALA 1 : 300			